


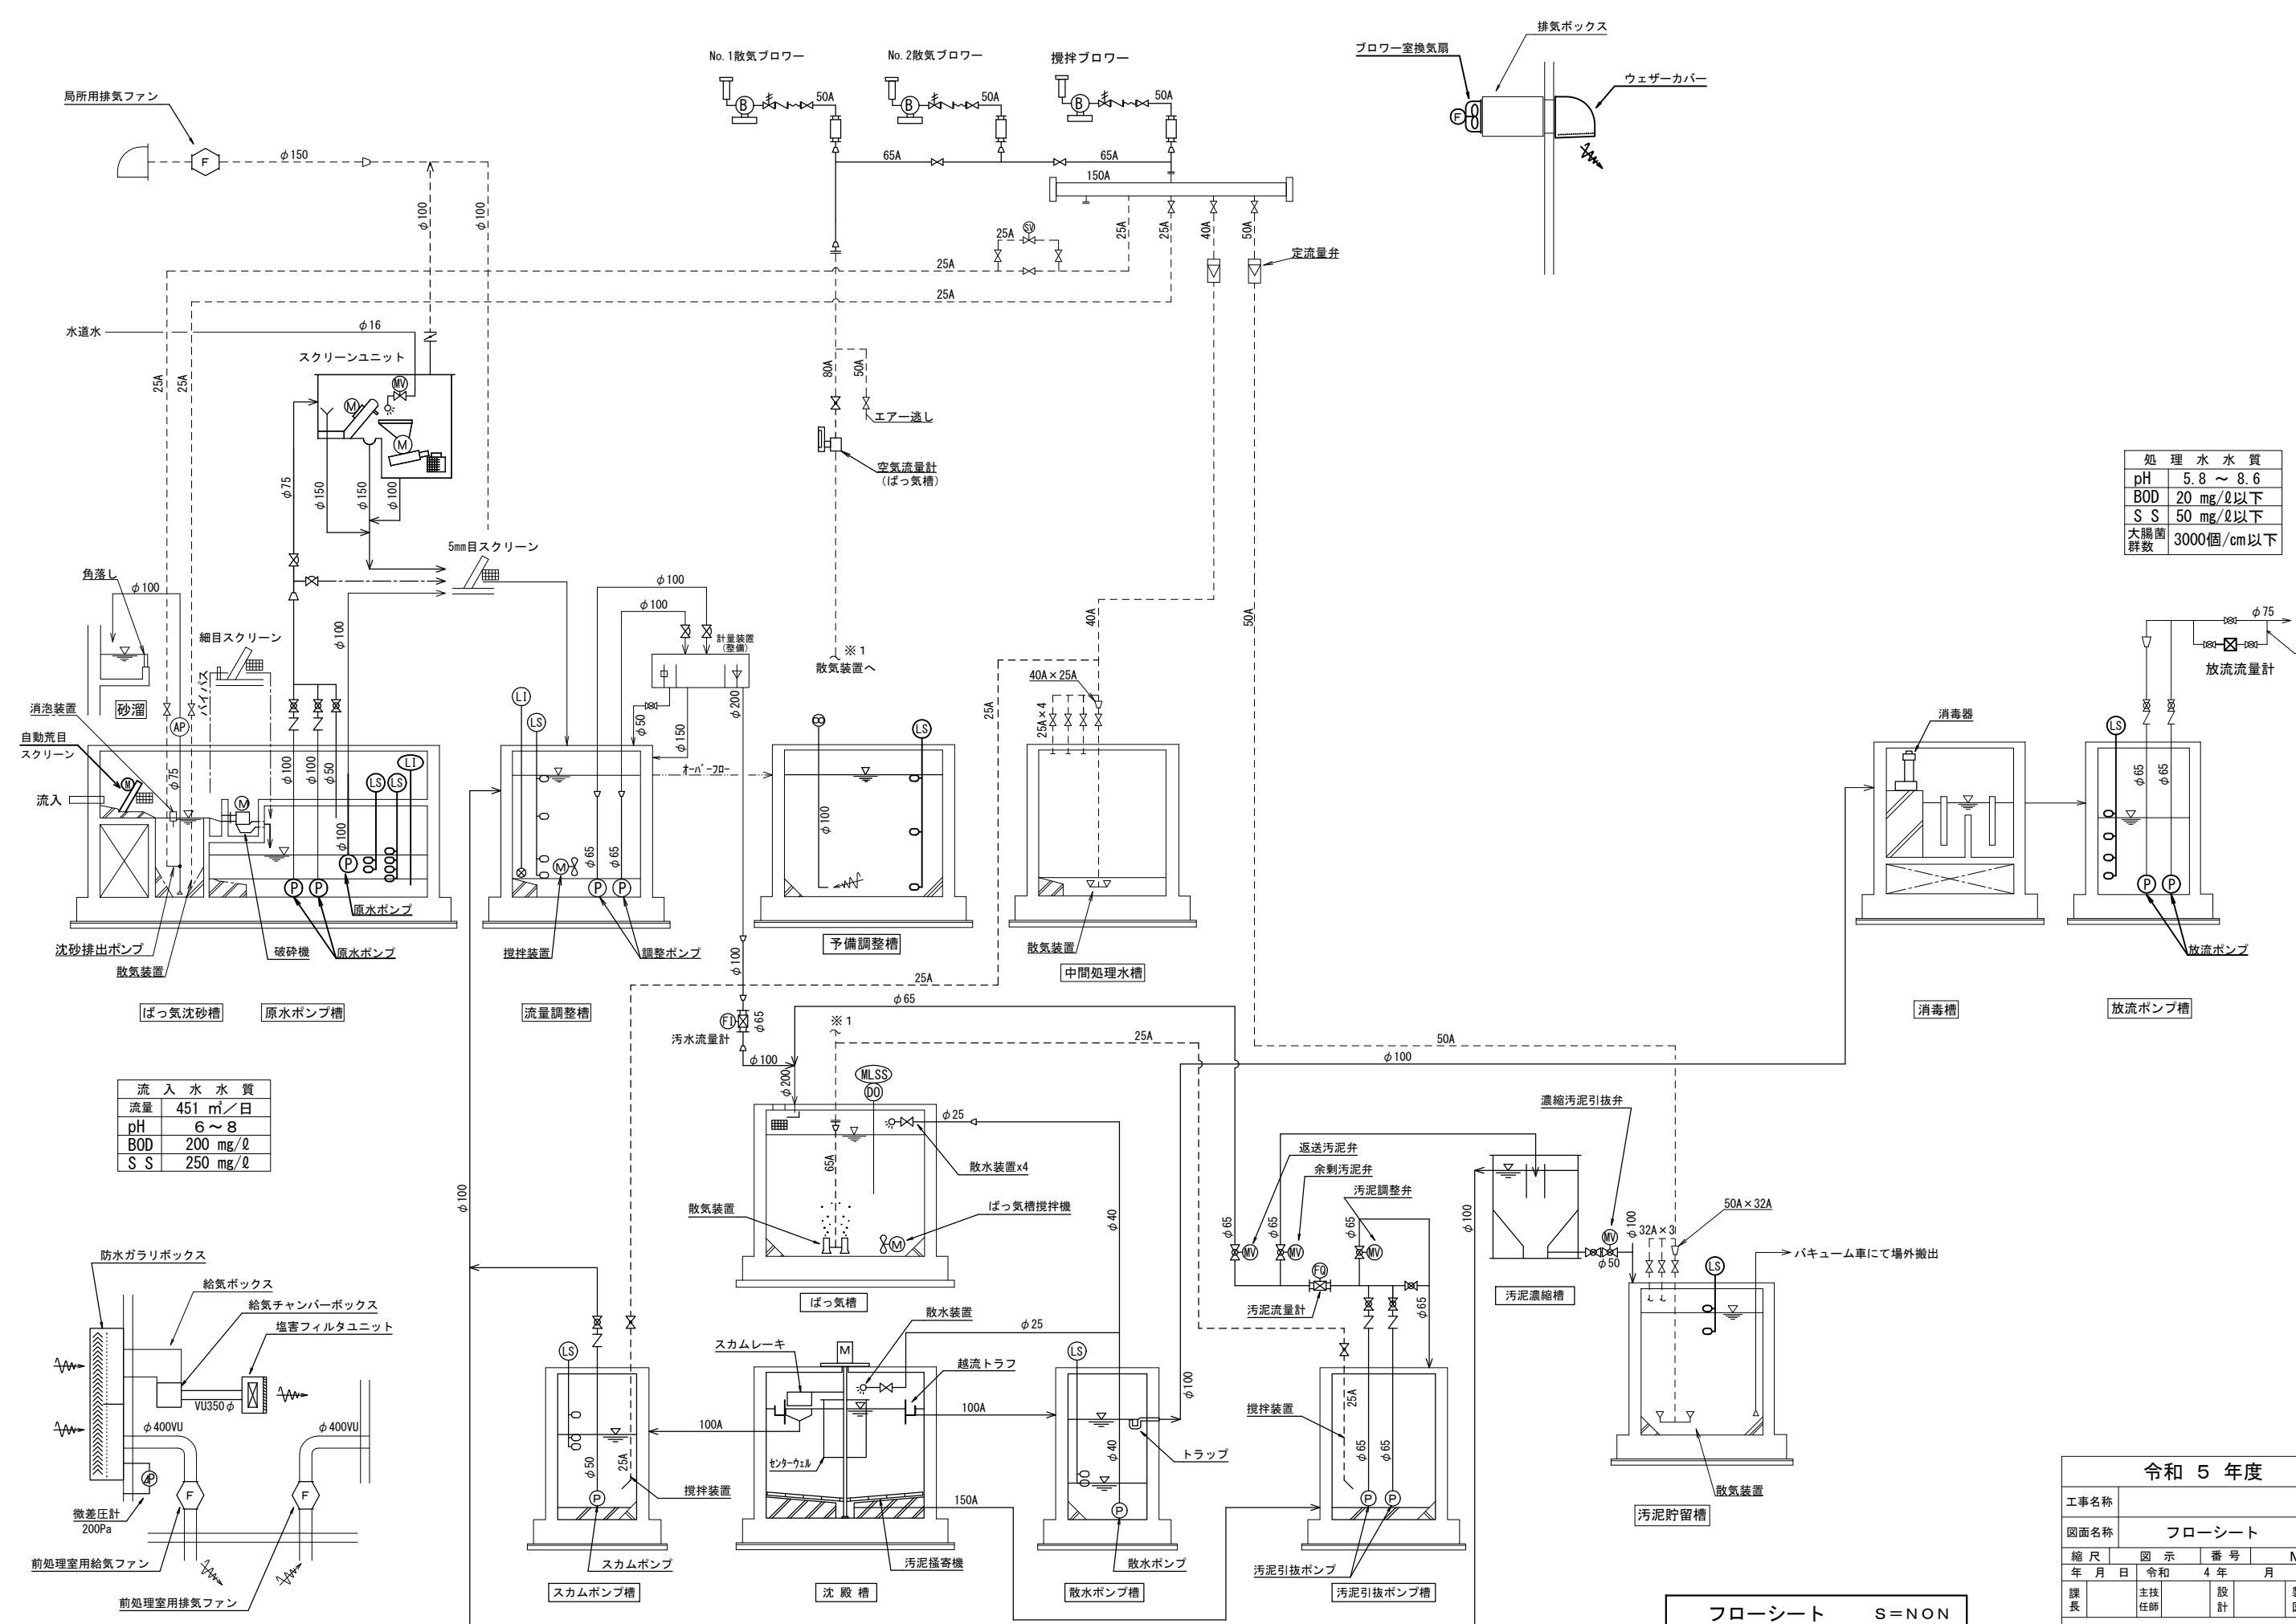


処理水水质	
pH	5.8 ~ 8.6
BOD	20 mg/ℓ以下
S S	50 mg/ℓ以下
大腸菌群数	3000個/cm以下

流入水水质	
流量	451 m ³ /日
pH	6 ~ 8
BOD	200 mg/ℓ
S S	250 mg/ℓ



令和 5 年度				
工事名称				
図面名称	フローシート			
縮尺	図示	番号	M-01	
年月日	令和 4 年	月	日	
課長	主任技師	設計	製図	
静岡県下田市				

フローシート S=NON

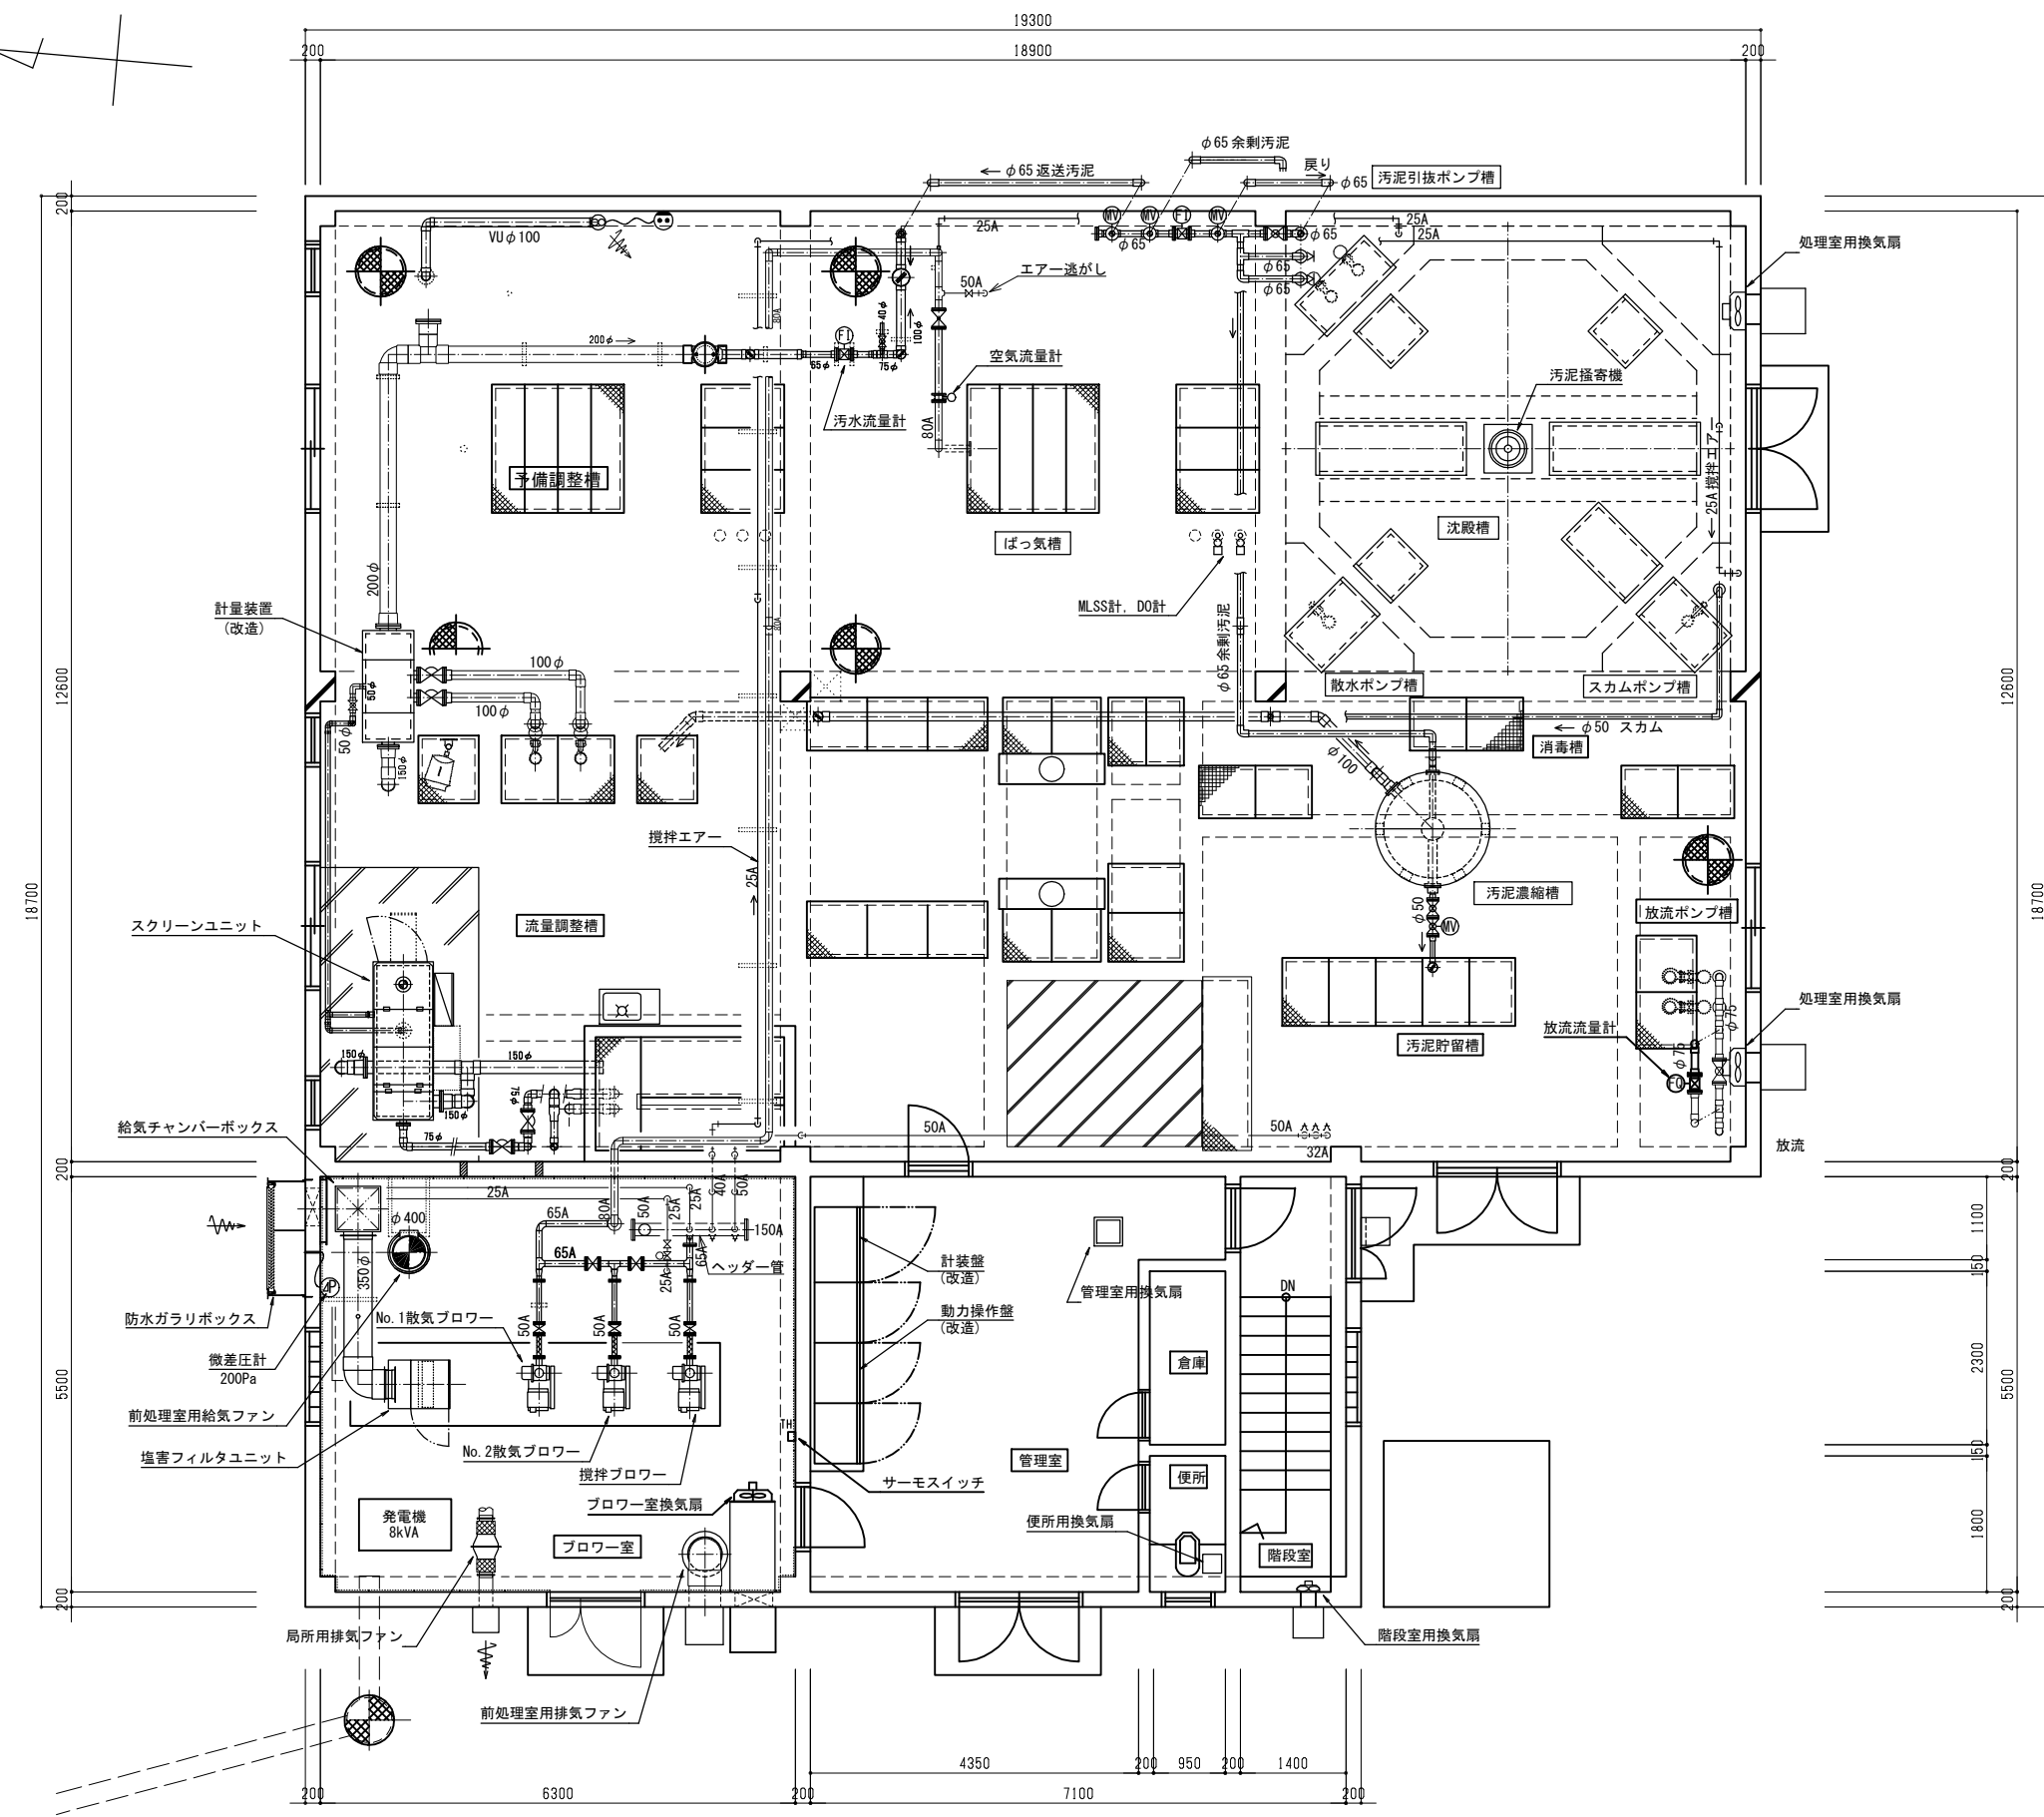


上部平面図 S=1/50

令和 5 年度						
工事名称						
図面名称		装置上部平面図				
縮 尺		図 示		番 号		M-02
年 月 日		令和 4 年		月		日
課 長		主技 任師		設 計		製 図
静岡県下田市						

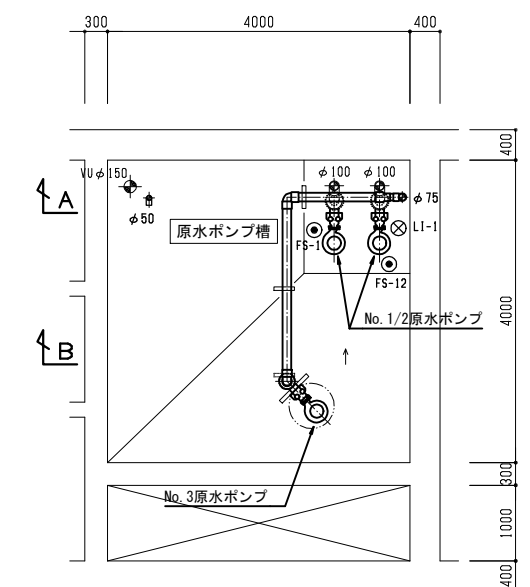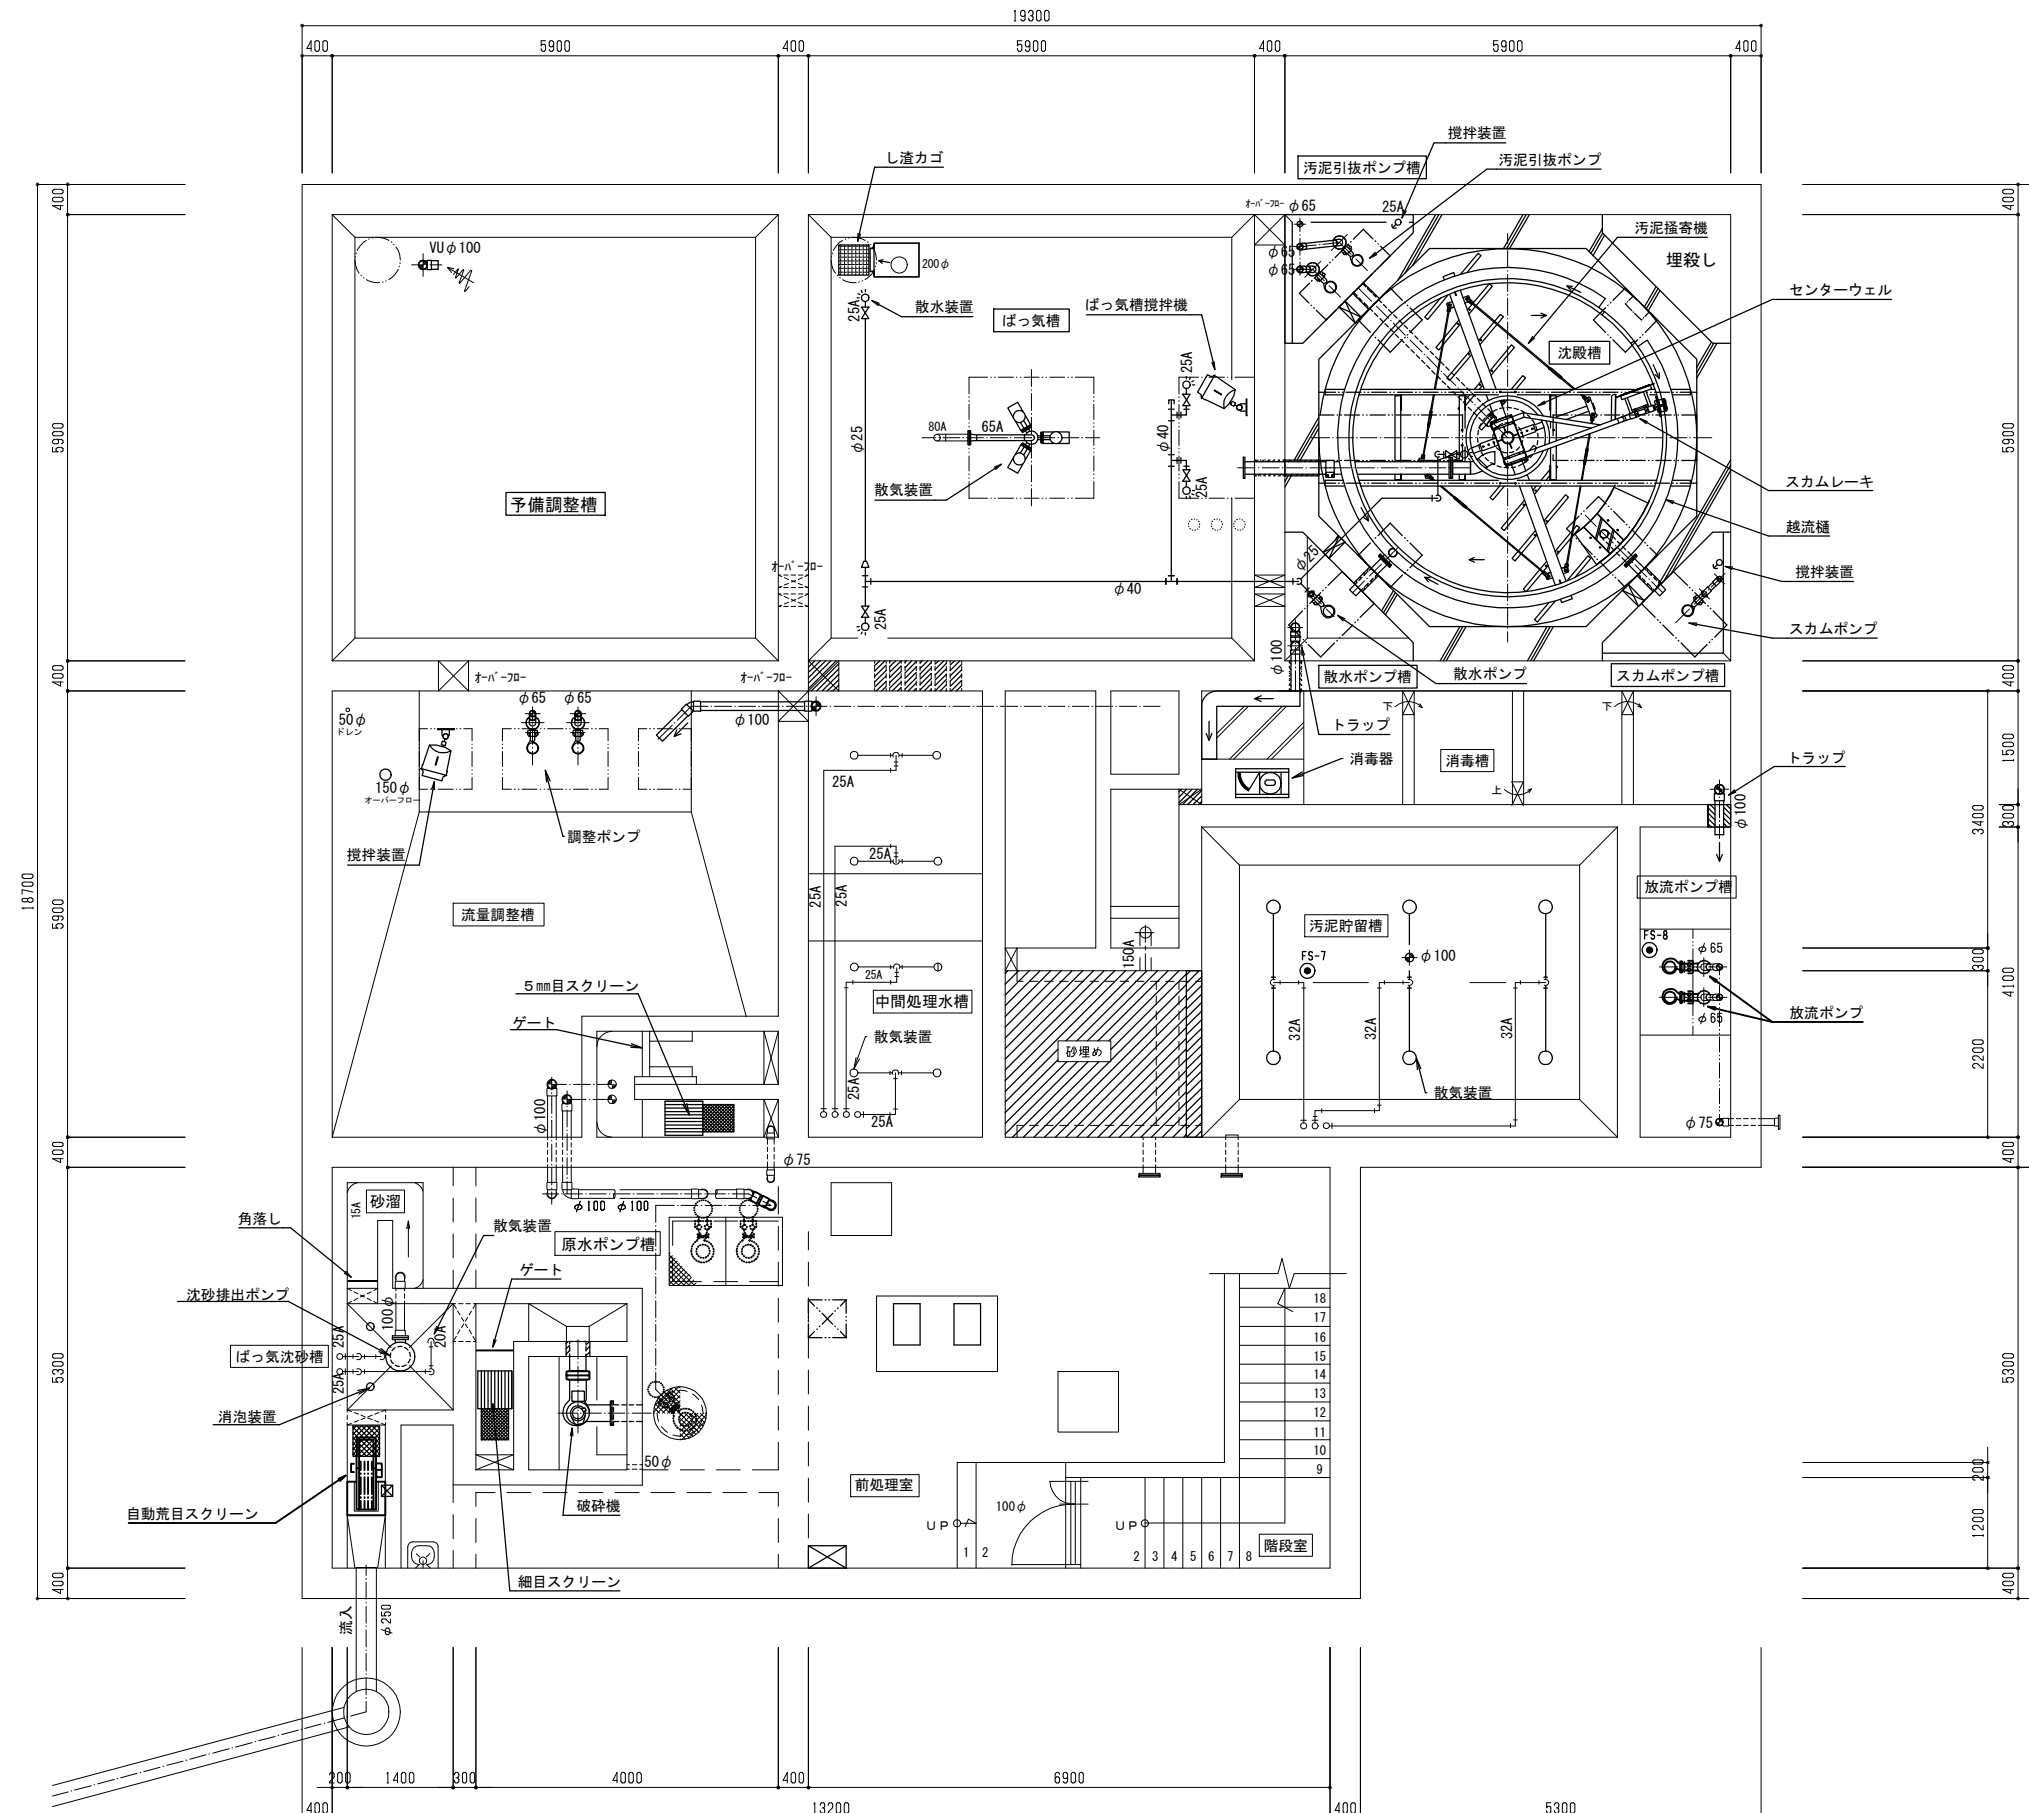


令和 5 年度									
工事名称									
図面名称		装置下部平面図							
縮尺		図 示		番 号		M-03			
年 月 日		令和 4 年		月		日			
課長		主技 任 務		設 計		製 図			
静岡 岡 県 下 田 市									

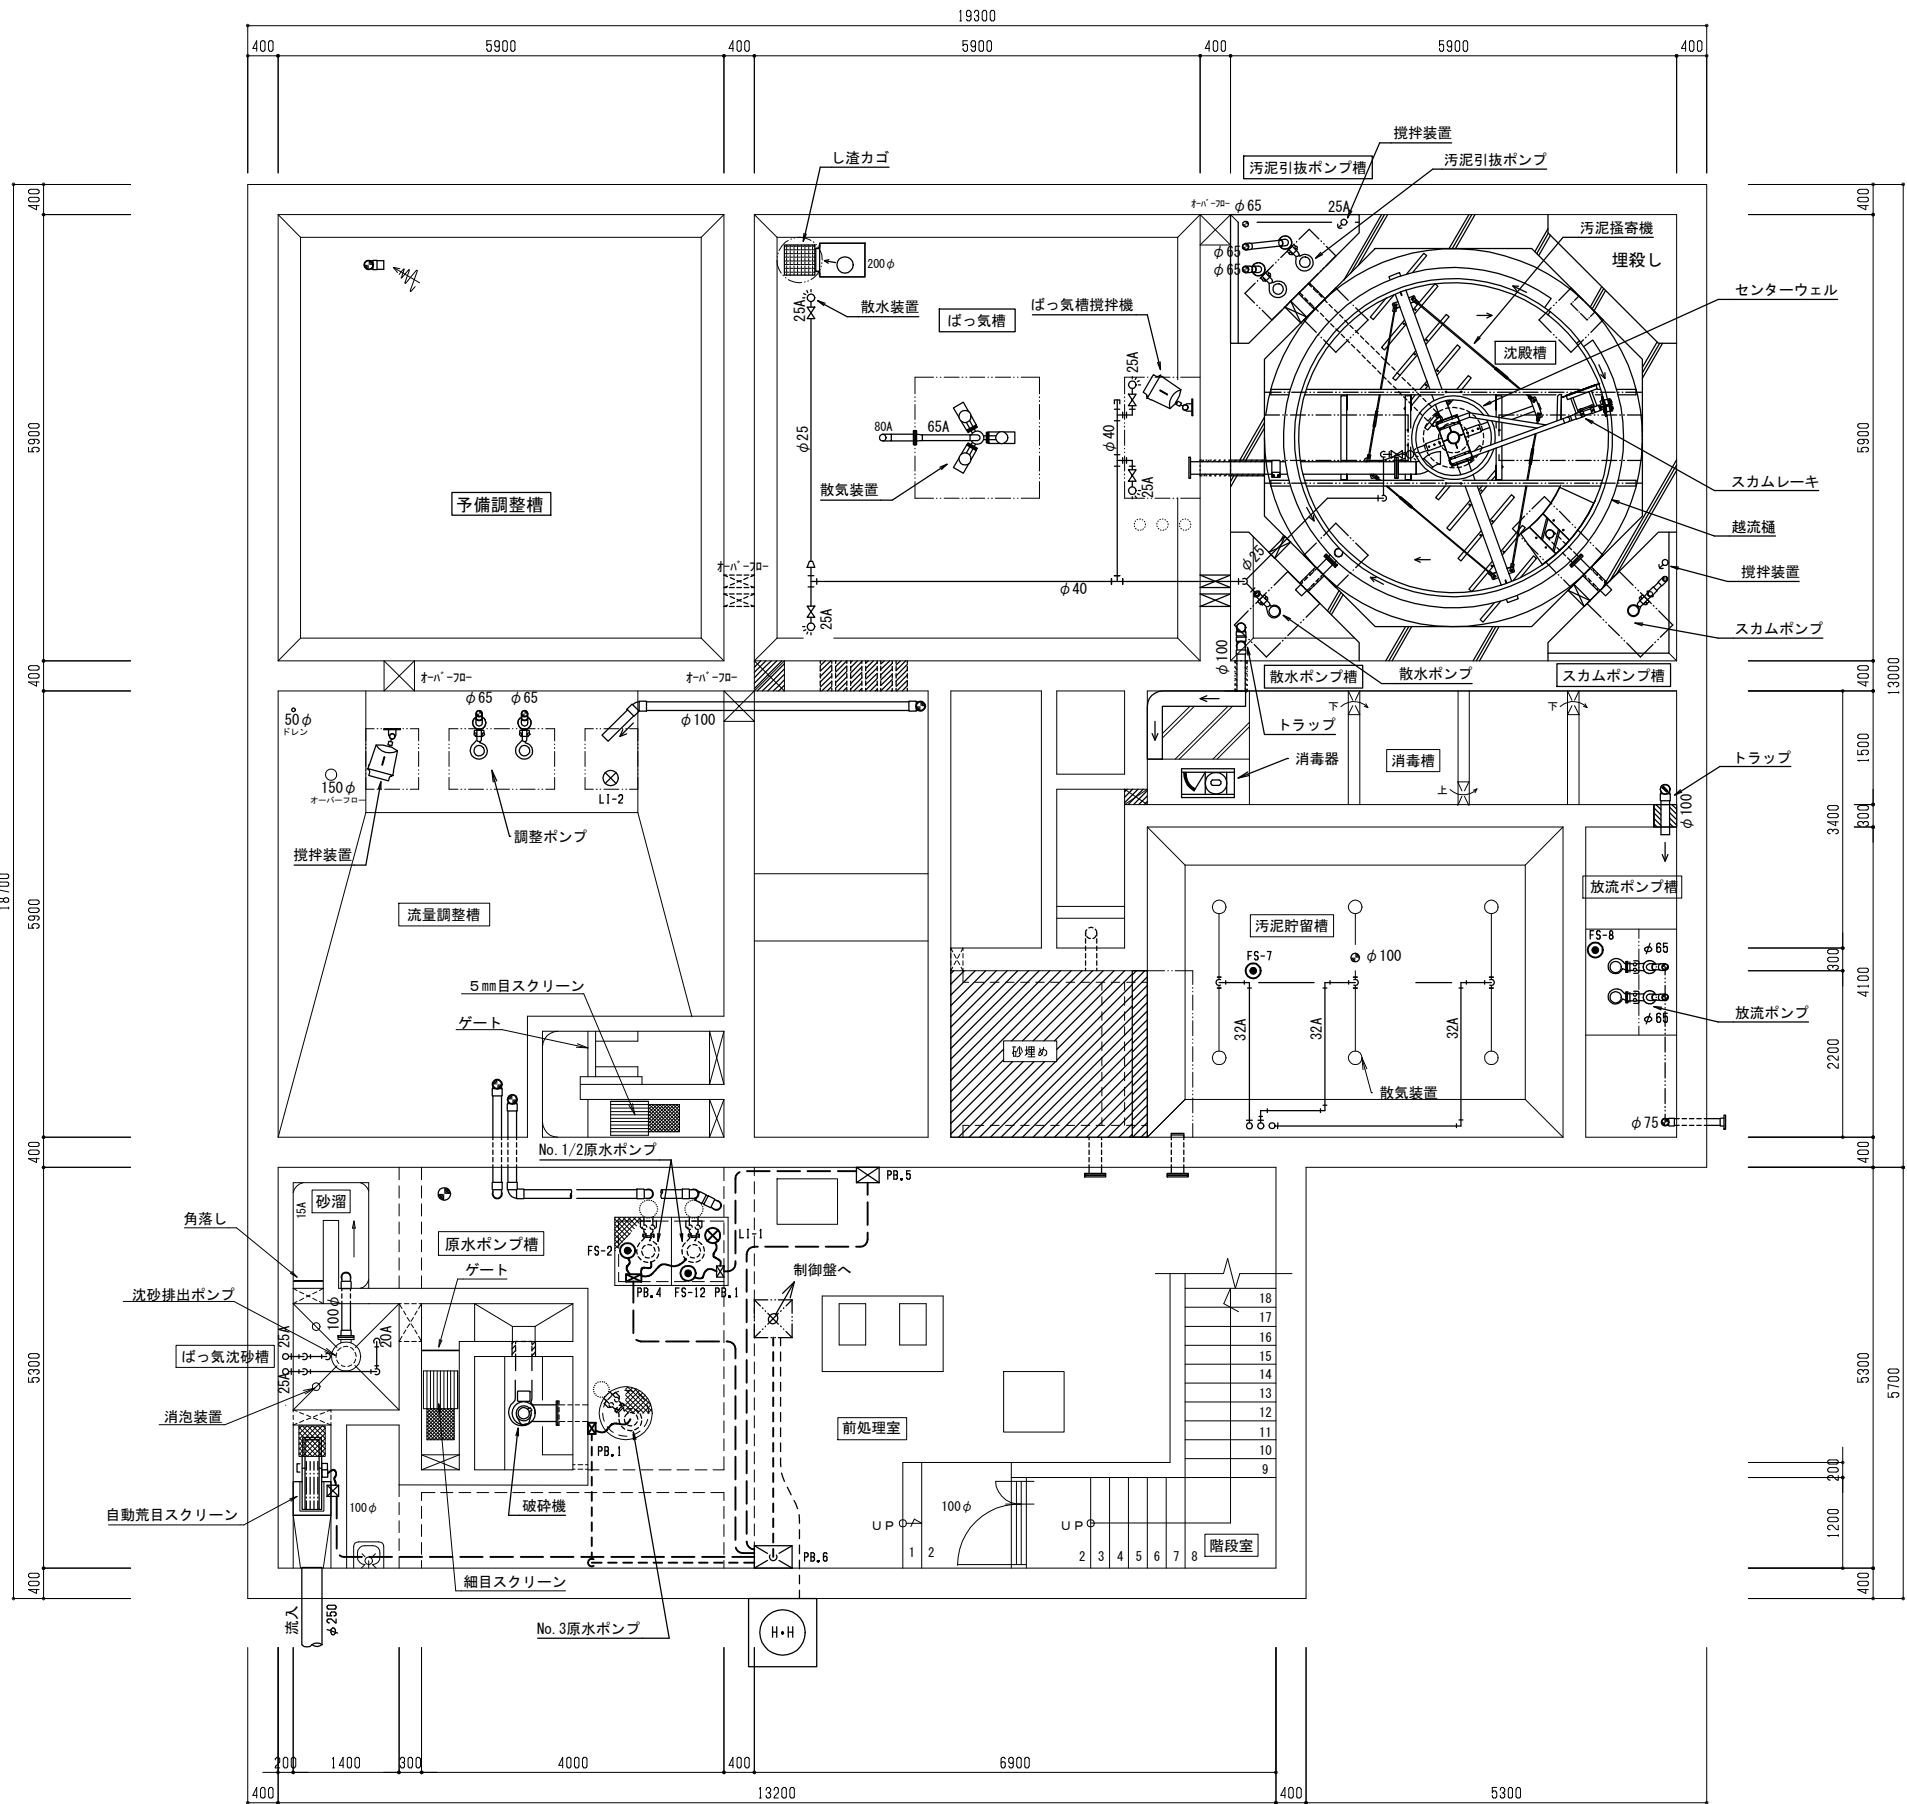

下部平面図 S=1/50



凡例

符号	名称	備考
----	露出配管	HIVE管(屋内)
---	埋設配管	PF管(屋内)・FEP管(地中)
☒ PB.1	ブルボックス	1500×100 (PVC, WP)
☒ PB.2	ブルボックス	2000×150 (PVC, WP)
☒ PB.3	ブルボックス	2500×200 (PVC, WP)
☒ PB.4	ブルボックス	2000×100 (PVC, WP)
☒ PB.5	ブルボックス	3000×200 (PVC, WP)
☒ PB.6	ブルボックス	5000×300 (PVC, WP)

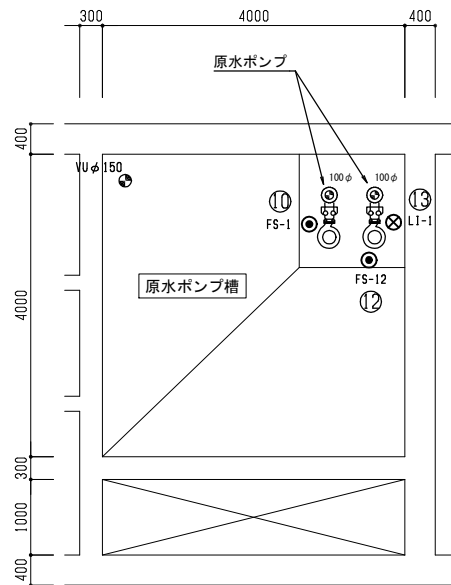

原水ポンプ槽平面図 S=1/50

令和 5 年度						
工事名称		装置下部電気配線設備				
図面名称						
縮尺	図示	番号	E-2			
年 月 日	令和 4 年	月	日			
課長	主任 技師	設計	製 図			
静岡県下田市						

  

平成 7 年度					
工事名称	田中環状幹線道路改良工事(環状部)				
四圍名称	市道第二号市道丁字路部				
橋尺			番号	建設省告示第8	
型			主筋	直径	区
張			圧入	打込	図
静岡県下田市役所					